

NOMBRE DEL PROYECTO

CONSTRUCCION EDIFICIO DE LA ORQUESTA SINFÓNICA NACIONAL, PARQUE ERICK BERNABÉ BARRONDO GARCÍA GUATEMALA, GUATEMALA

LOCALIZACIÓN

28a. AVE. 14-02 COLONIA CIUDAD DE PLATA II, ZONA 7

CONTENIDO

PLANO DE DRENAJES PLANTA BAJA -2

CÓDIGO

HS203


DIBUJO

ARQ. MARIO DOMÍNGUEZ

DISEÑO

ING. JEFFREY ARGUETA

SIMBOLOGIA DE DRENAJES	
SÍMBOLO	DESCRIPCIÓN
	TUBERIA PARA AGUAS NEGRAS
	CODO PVC A 90°
	INDICA REDUCIDOR
	CODO PVC A 45°
	YEE PVC A 45°
	INDICA SIFON TERMINAL
	INDICA CAJA DE UNIÓN
	INDICA BAJADA DE AGUAS NEGRAS

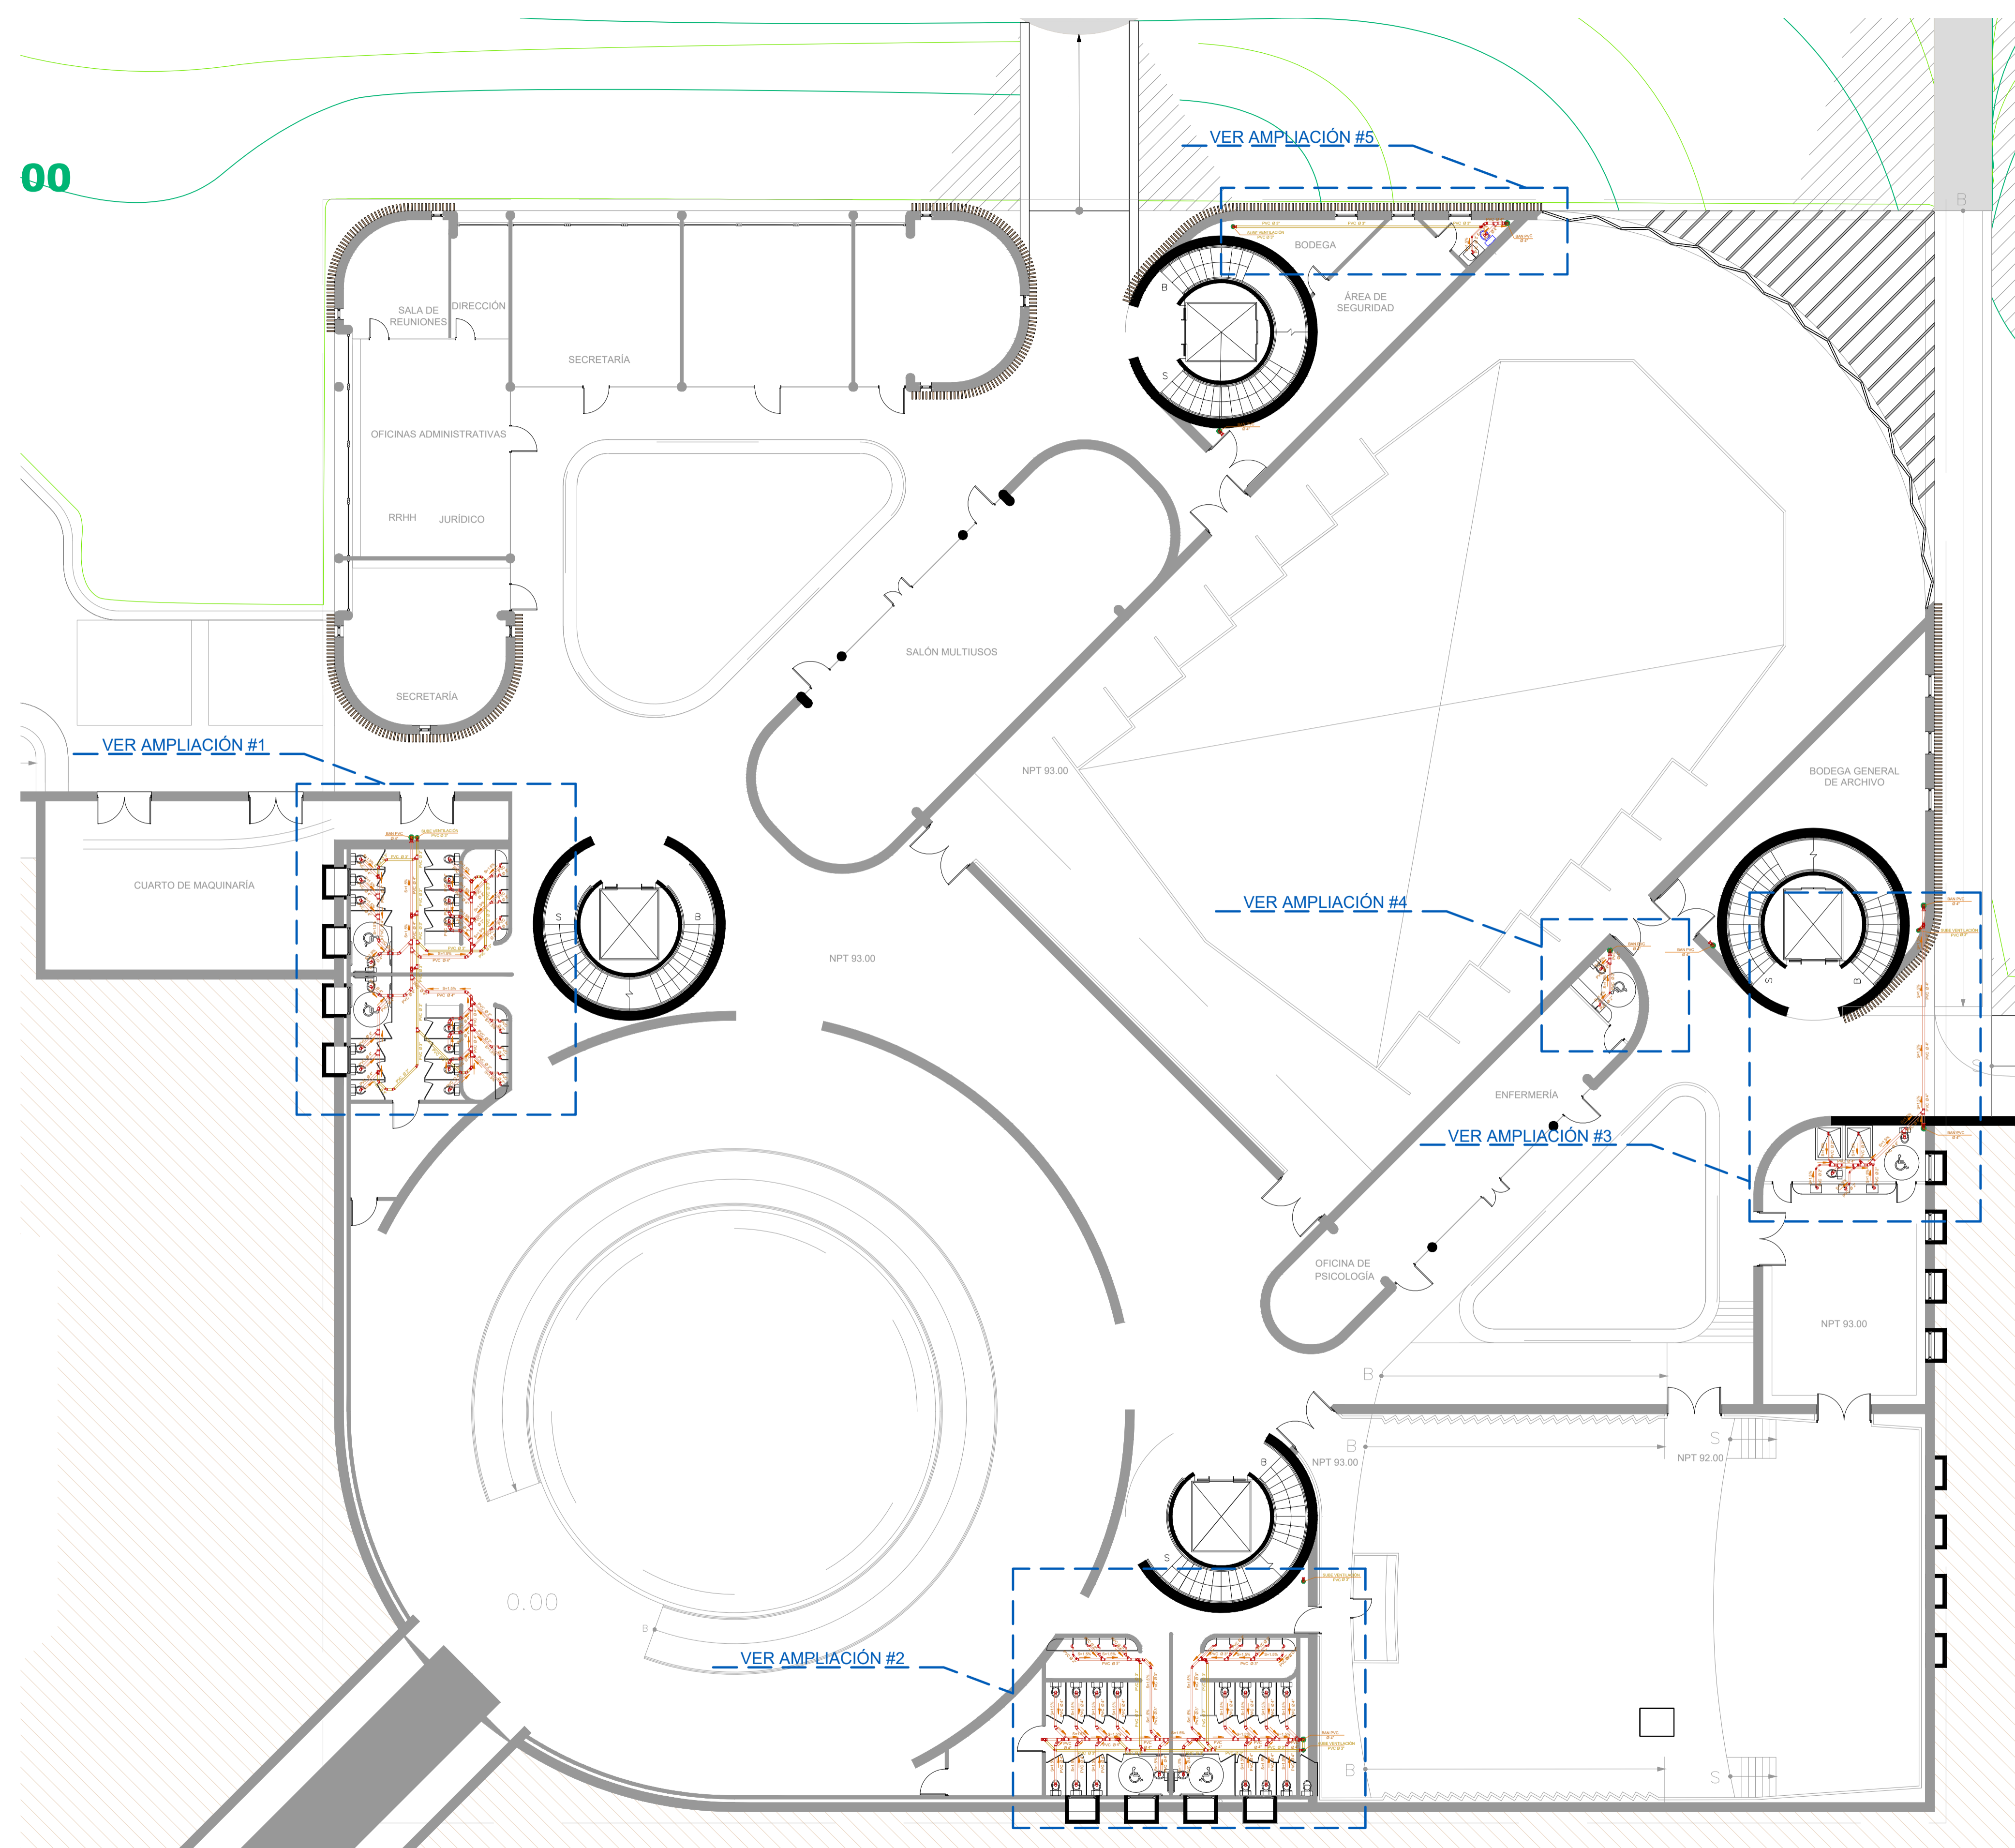

SIMBOLOGÍA

- Limite polígono de intervención
- Curvas de nivel principales @1m
- Curvas de nivel @0.5m
- Pista que recorre Parque Erick Barrondo
- Caminamientos permeables
- Ecoadoquín para rodamiento de vehículos
- Terraza jardinizada
- Ampliaciones

Msc. INGENIERO
JEFFREY ESTUARDO ARGUETA GALVEZ
COL. 14788
DISEÑO HIDRÁULICO

ESPECIALISTA

PLANO DE INSTALACIONES SANITARIAS

FECHA	CLAVE
OCT 2022	HS203

ESCALA	HOJA NO.	21
INDICADA		42

PLANO DE DRENAJES

PLANTA BAJA -2

ESCALA 1 : 150