


SIMBOLOGIA DE DRENAJES PLUVIALES	
SIMBOLO	DESCRIPCIÓN
	TUBERIA ANCLADA A LOSA
	CODO PVC A 90°
	INDICA REDUCIDOR
	CODO PVC A 45°
	YEE PVC A 45°
	INDICA BAJADAS DE AGUA PLUVIAL
	INDICA PENDIENTE PAÑUELOS

AMPLIACIÓN #1
DRENAJES PLUVIALES
ESCALA 1: 50

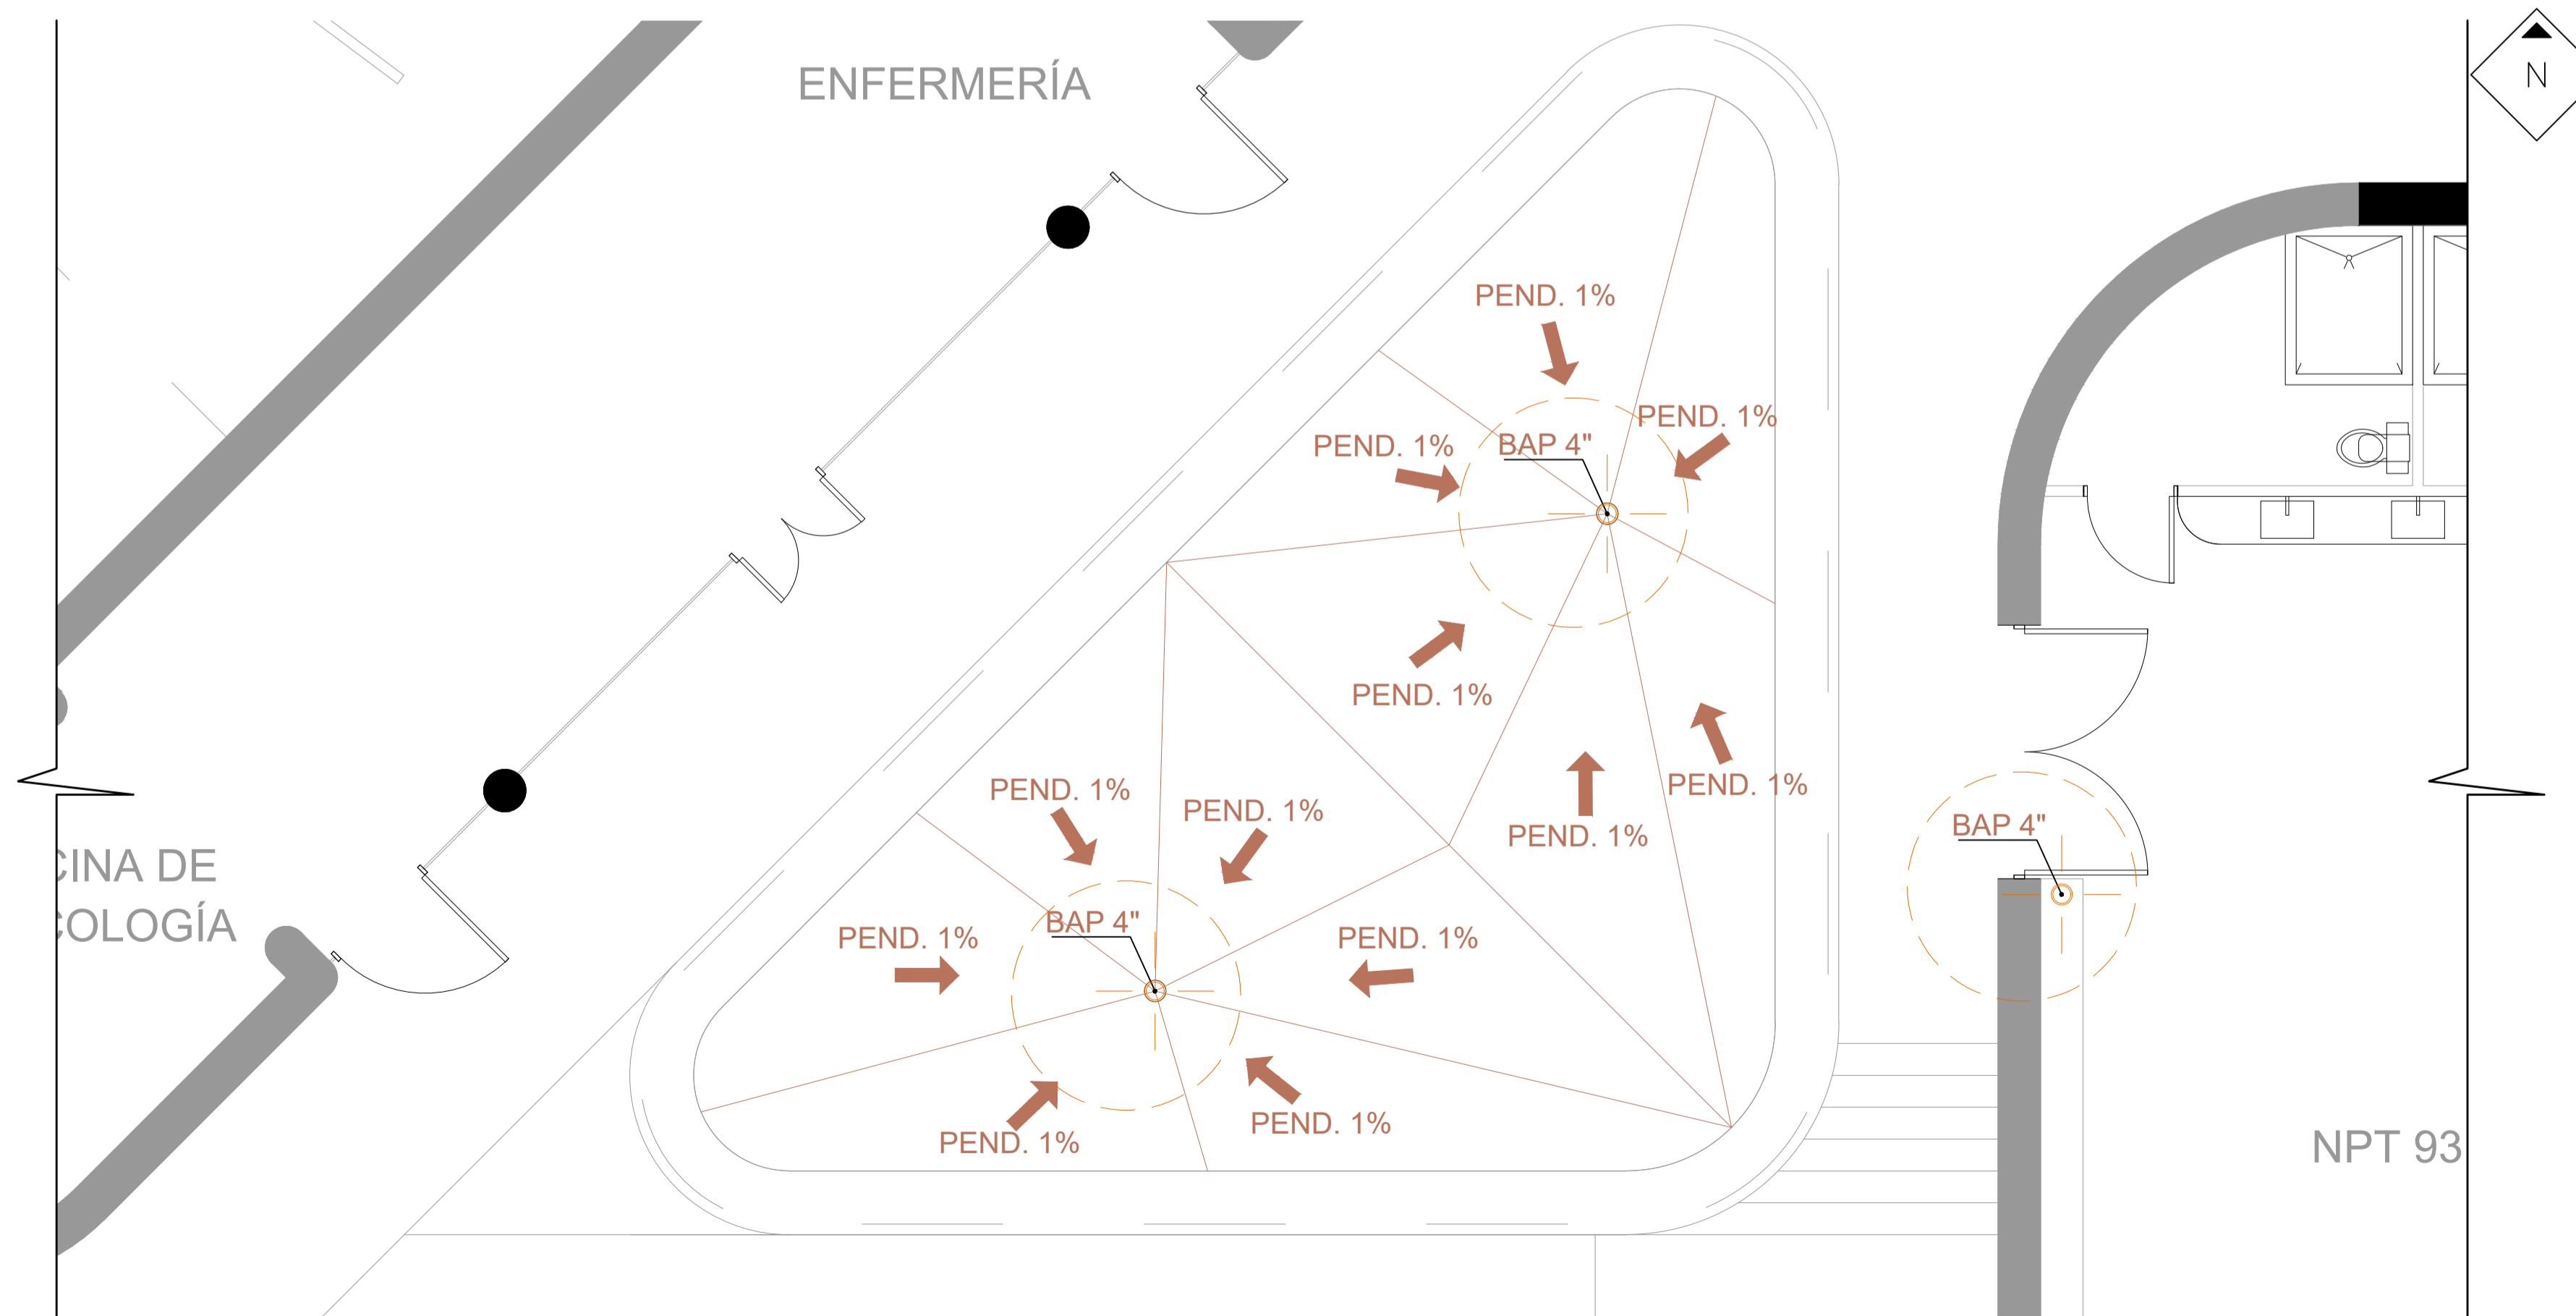

SIMBOLOGIA DE DRENAJES PLUVIALES	
SIMBOLO	DESCRIPCIÓN
	TUBERIA ANCLADA A LOSA
	CODO PVC A 90°
	INDICA REDUCIDOR
	CODO PVC A 45°
	YEE PVC A 45°
	INDICA BAJADAS DE AGUA PLUVIAL
	INDICA PENDIENTE PAÑUELOS

AMPLIACIÓN #2
DRENAJES PLUVIALES
ESCALA 1: 50

NOMBRE DEL PROYECTO CONSTRUCCION EDIFICIO DE LA ORQUESTA SINFÓNICA NACIONAL, PARQUE ERICK BERNABÉ BARRONDO GARCÍA GUATEMALA, GUATEMALA		
LOCALIZACIÓN 28a. AVE. 14-02 COLONIA CIUDAD DE PLATA II, ZONA 7		
CONTENIDO AMPLIACIONES DRENAJES PLUVIALES PLANTA BAJA -2		
CÓDIGO <h1 style="text-align: center;">HS412</h1>		
DIBUJO ARQ. MARIO DOMÍNGUEZ		
DISEÑO ING. JEFFREY ARGUETA		
SIMBOLOGÍA		
<p style="text-align: center;"> Msc. INGENIERO JEFFREY ESTUARDO ARGUETA GALVEZ COL. 14788 DISEÑO HIDRÁULICO </p> <p style="text-align: center;">ESPECIALISTA</p>		
PLANO DE INSTALACIONES PLUVIALES		
FECHA OCT 2022	CLAVE HS412	
ESCALA INDICADA	HOJA NO. 41	42